
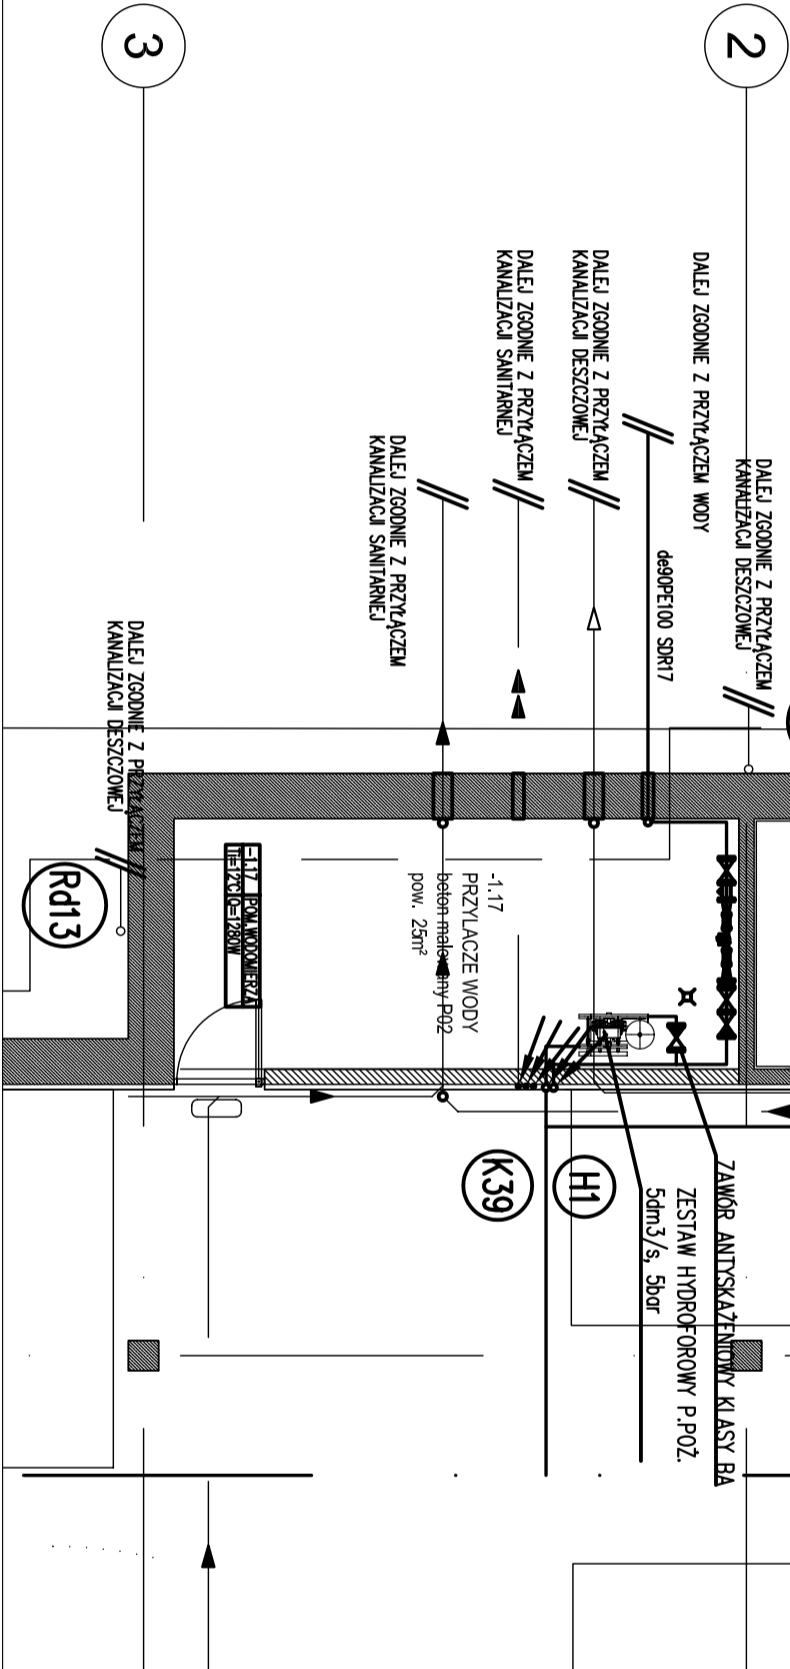


SCHEMAT ZESTAWU WODOMIERZOWEGO

Lp.	Wyszczególnienie	Średnica	Ilość	Producent
1	zostawa żelazna kołnierзова typ długi	DN80	3	HAME
2	filtr siatkowy do wody	DN80	1	HAME
3	łącznik redukcyjny żelazny kołnierzowy	DN80/50	2	--
4	króciec kompensacyjny L=25,0 cm	DN50	1	--
5	wodomierz sprzężony MW/JS 50/2,5-S	DN50	1	"PomGaz" Poznań
6	króciec kompensacyjny L=15,0 cm	DN50	1	--
7	zawór zwrotny płytkowy kołnierzowy	DN80	1	DANFOSS
8	zawór antyskażeniowy klasy EA	DN80	1	HAME

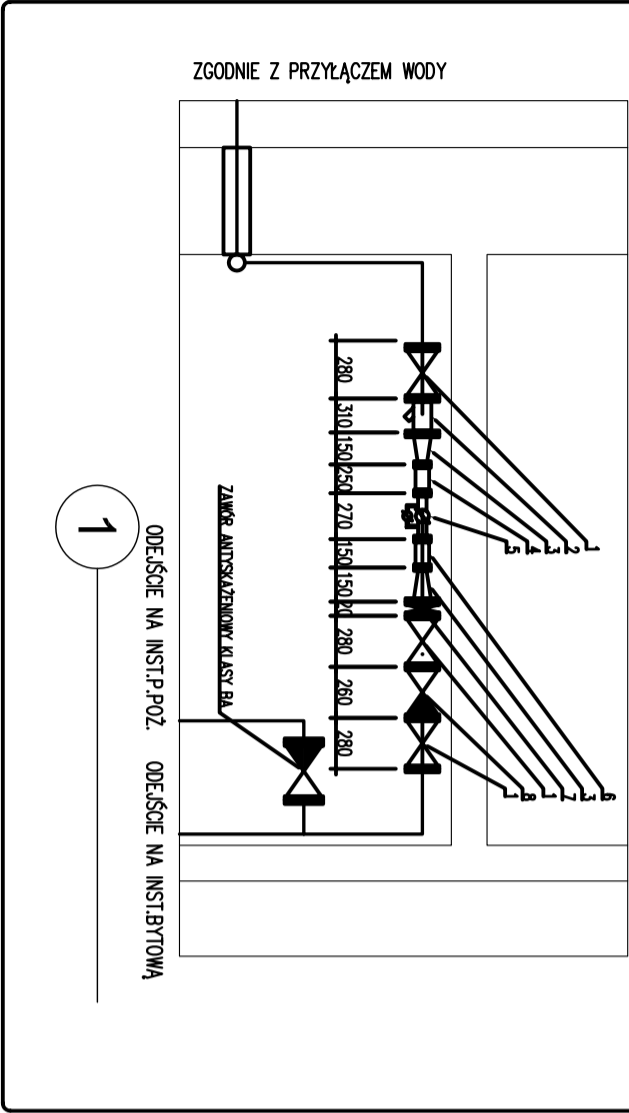

FILHARMONIA W SZCZECINIE

INWESTOR		CLIENT	
GMINA MIASTO SZCZECIN		Budynek Nowej Filharmonii przy ulicy Malopolskiej 4B w Szczecinie	
Wydział Inwestycji Miejskich		ADRES OBIEKTU	
pł. Armii Krajowej 1		INVESTMENT ADDRESS	
70-456 Szczecin			
tel: +4891 42 45 496 Fax: +4891 45 53 609			
ARCHITEKT PROJEKTOWY		ARCHITECT	
ESTUDIO BAROZZI VEIGA S.L.			
Calle Valencia 304 ent. 2B			
08-005 Barcelona, Hiszpania			
Tel: +3493 21 52 761 Fax: +3493 46 76 035			
www.barozziwebga.com			
WSPÓŁPRACUJĄCA		CONTACT ARCHITECT	
STUDIO A4			
Aleja Wojska Polskiego 20/1b			
70-470 Szczecin, Polska			
Tel: +4891 48 81 650 Fax: +4891 48 84 894			
email: studioa4@macsimum.com.pl			
PROJEKT BUDOWLANY		FAZA PROJEKTU / PROJECT PHASE	
Projekt budowlany - przyłącza wod-kan		PROJEKT / PROJECT	
PROJEKTANT		DESIGNER	
Mgr inż. Ewa Mańko			
nr uprawnień 6157/Sz/77			
SPRAWDZAJĄCY		REVISION	
Mgr inż. Andrzej Bartczak			
nr uprawnień 157/Sz/92			
PODPIS / SIGNATURE		PODPIS / SIGNATURE	
1:100		30.10.2008	
SKALA / SCALE		DATA / DATE	
Detal zestawu wodomierzowego			
NUMER RYSUNKU / DRAWING NUMBER			