


BUDYNEK SOCJALNO-BIUROWY SPP

SZCZECIN, ul. Piotra Skargi 20, dz. nr 61/16

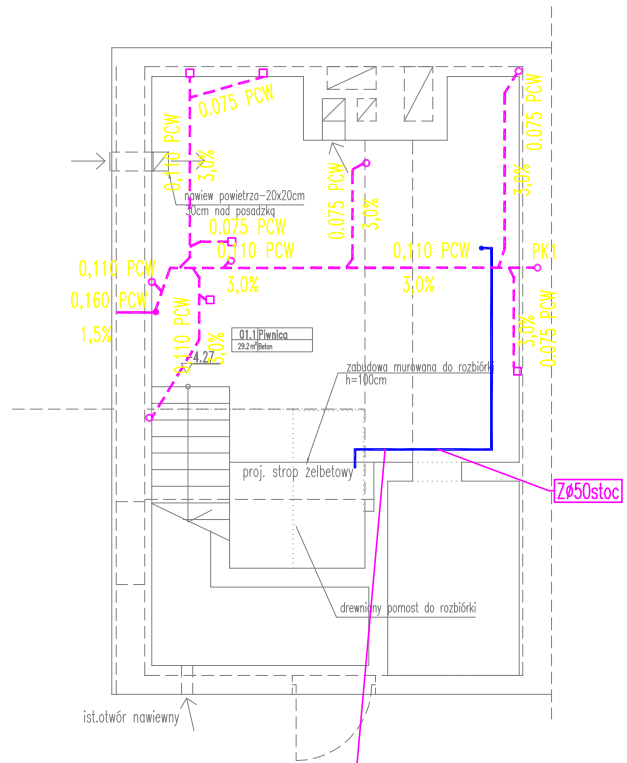

ZESTAW WODOMIERNY D20:
 ZAWÓR KULOWY D=20mm
 FILTR SIATKOWY D=20mm
 WODOMIERZ SKRZYDEŁKOWY D=20mm Z ODCZYTEM RADIOWYM
 ZAWÓR ANTYSKAŻENIOWY KLASY EA D=20

LEGENDA:



INSTALACJA WODY ZIMNEJ, CIEPŁEJ, CYRKULACJI



KANALIZACJA SANITARNA POD STROPEM



KANALIZACJA SANITARNA POD POSADZKĄ

RZUT PIWNIC

MAGDALENA SUKIENNIK PROJEKTOWANIE

Pl. Lotników 1/12, 70-414 SZCZECIN, tel/fax 488 19 42, 433 26 97

TREŚĆ:	Przebudowa Budynku biurowo-socjalnego na zaplecze socjalne SPP SZCZECIN, ul. Piotra Skargi 20 PB instalacja wewnętrzna wod-kan	NR ZLEC.: -
PROJEKTANT:	mgr. inż. Magdalena Sukiennik Nr uprawnień: 65/Sz/90	DATA: 11.2007
SPRAWDZIŁA:	mgr. inż. Katarzyna Dekert Nr uprawnień: 69/Sz/94	SKALA: 1:100
		NR RYS.: 1.