


OBIEKT: m. Szczecin ul. Dzierżonia		USŁUGI GEODEZYJNE S.C. R. J. Sroczyński ul. Łubinowa 5/57 70-785 Szczecin tel. (091) 4627-031 8 1 0 5 2 7 3 3 5 (jednostka wykonawstwa geodezyjnego)	
SKALA 1:500	Kierownik roboty Roman Sroczyński Nazwisko i imię nr upr podpis		
Wykonano metoda: wykreślono na ploterze		K.E.R.G. 1121/2000	
Wtórnik niniejszy sporządzono przy wykorzystaniu: 1. mapy zasadniczej arkusza: 9-02D-63.73.83 2. pomiaru dodatkowych elementów 3. opracowanych geodezyjnie elementów planu zagospodarowania przestrzennego (linie regulacyjne, osie ulic)		ZAKRES POMIARU 1121/2000 27 LIPCA 2000 r.	
Uzbrojenie podziemne opracowano na podstawie: 1. danych branzowych - z literą B 2. pośredniego ustalenia przebiegu szpuleru 3. bezpośrednich pomiarów powykonawczych - bez liter i w związku z tym w części 1 i 2 nie gwarantuje się kompletności, a dokładność porównania mapy jest niższa od dokładności kartometrycznej mapy			
Na niniejszym wtórniku wykazano następujące projekty obiektów budowlanych, w tym uzbrojenia podziemnego terenu. 1. brak 2. 3.			
Informacje dodatkowe: 1. Nie wykazuje się istnienia w terenie również uzbrojenia, o którym brak było informacji branzowych, i które nie zostało odnotowane w terenie w czasie inwentaryzacji geodezyjnej 2. Mapa sporządzona zgodnie z obowiązującymi przepisami 3. Redakcja znaków zgodna z instr. tech. K-1 "Mapa zasadnicza" z 1981 r. 4. Stwierdza się kartometryczność niniejszego wtórnika. 5. Zakres pomiaru - W zakresie pomiaru wtórnik nadeje się do celów projektowych. 6. Punkty osnowy geodezyjnej podlegają ochronie art 48 ust 1 pkt 3 Prawa Geodezyjnego i Kartograficznego. W zakresie pomiaru znajdują się następujące punkty osnowy geodezyjnej: 32121 32122 32123			
Kierownik jednostki wykonawstwa geodezyjnego Roman Sroczyński nazwisko i imię podpis	Wpisano do rejestru wtórników w: 17/1/1/00		
Aktualność wtórnika na dzień 21.07.2000 r.			

- Uzgodnienia branzowe:
1. Telekomunikacja Polska S.A.
Zakład Radiokomunikacji i Teletransmisji
Wydział Linii Kabinowych
04.07.2000r.
 2. Telekomunikacja Polska S.A.
Zakład Telekomunikacji w Szczecinie
Rajon Telekomunikacji Szczecin-Śródmieście
Oddział Nadzoru i Pasportyzacji
04.07.2000r.
 3. Energetyka Szczecińska S.A. Szczecin
Rajon Energetyczny Szczecin
Oddział Rozwoju Sieci i Dokumentacji
11.07.2000r.
 4. Zakład Energetyczny w Szczecinie
Oświetlenie Ulic sp. z o.o.
Dział Techniczny Sieci
17.07.2000r.
 5. PGNiG S.A. w Warszawie
Zakład Gazownictwa w Szczecinie
Dział Techniczny Sieci
06.07.2000r.
 6. Zakład Wodociągów i Kanalizacji w Szczecinie
Dział Techniczny
04.07.2000r.
 7. Szczecińska Energetyka Ciepła Sp. z o.o.
Dział Techniki i Rozwoju
04.07.2000r.

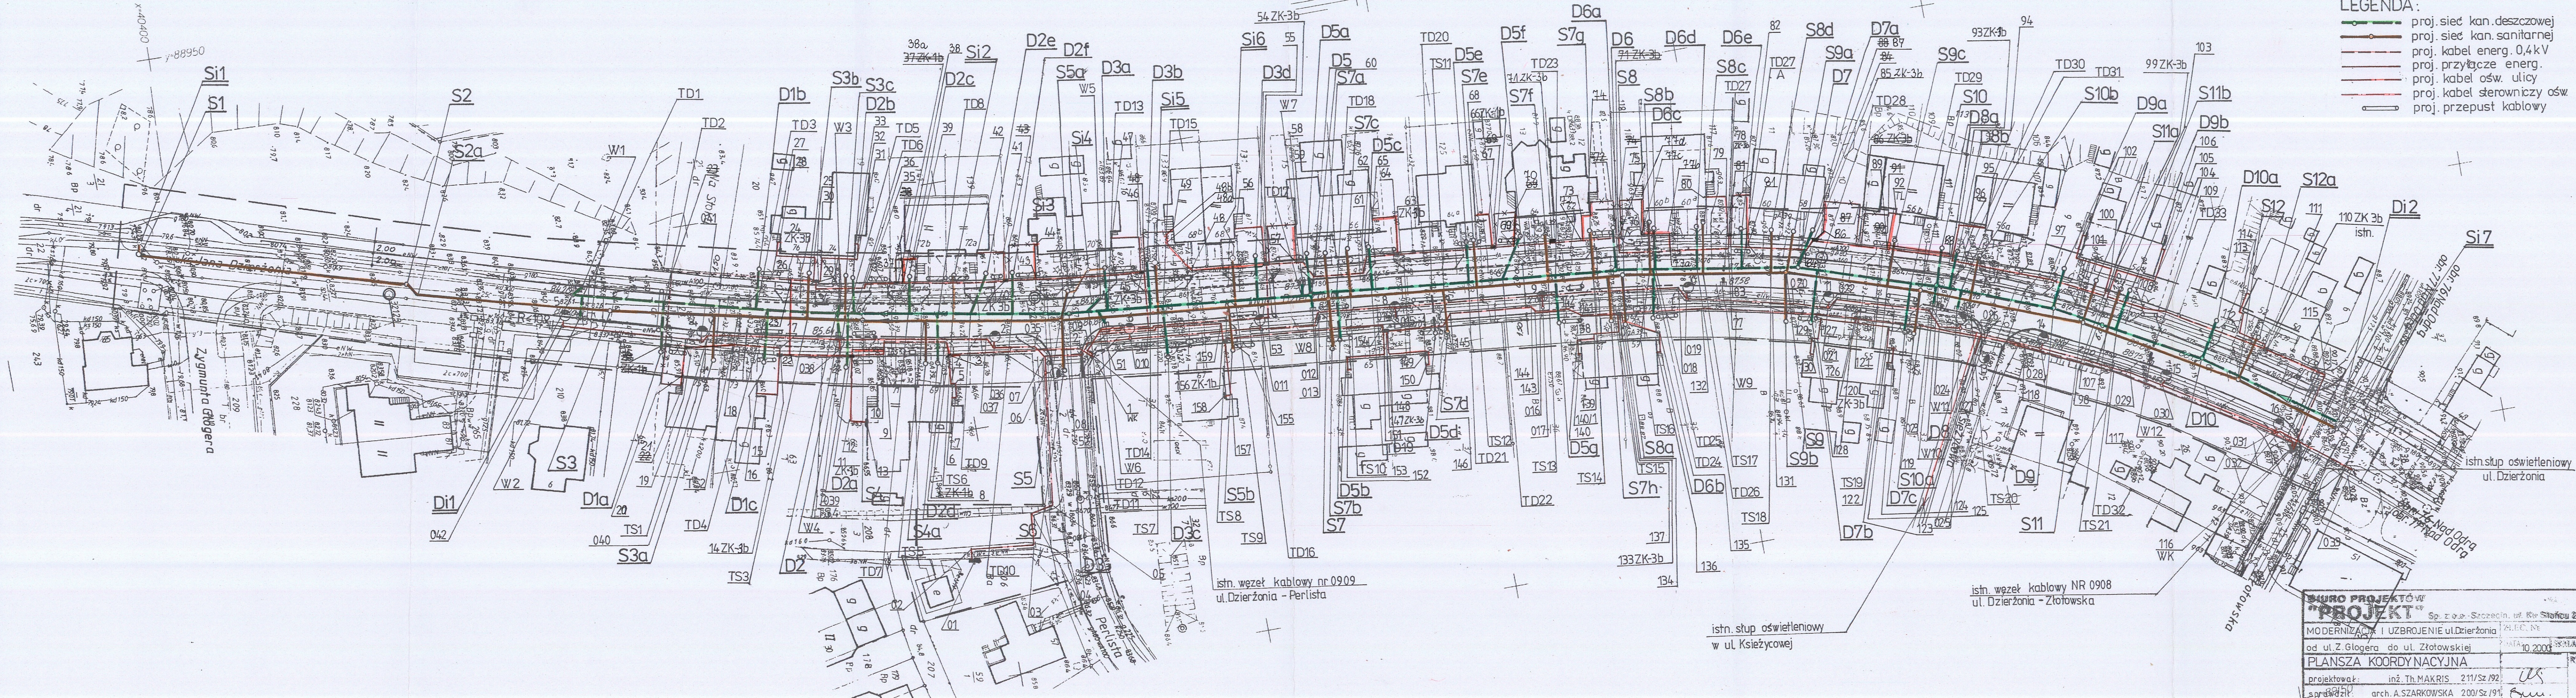

- LEGENDA:
- proj. sieć kan. deszczowej
 - proj. sieć kan. sanitarnej
 - proj. kabel energ. 0,4 kV
 - proj. przyłącze energ.
 - proj. kabel ośw. ulicy
 - proj. kabel sterowniczy ośw.
 - proj. przepust kablowy

BIURO PROJEKTÓW "PROJEKT"		Sz. z o.o. - Szczecin, ul. K. Skłodowej 22 c/3	
MODERNIZACJA I UZBROJENIE ul. Dzierżonia		ALC. N	
od ul. Złotowskiej do ul. Złotowskiej		10.2000 SKALA 1:500	
PLANSZA KOORDYNACYJNA		RYS. Nr	
projektował: inż. Th. MAKRIŚ 2.11/Sz.92		US 3	
sprawdził: arch. A. SZARKOWSKA 200/Sz.92		Bm.	